



## 图纸目录

序号	图 名	图 别	图 号	规 格	张 数	备 注
1	图册目录	电施	D-00	A2		
2	首层照明平面图	电施	D-01	A2		
3	首层监控平面图	电施	D-02	A2		
4						
5						
6						
7						
8						
9						
10						
11						
12						
13						
14						
15						
16						
17						
18						
19						
20						
21						
22						
23						
24						
25						
26						
27						
28						
29						
30						
31						

序号	图 名	图 别	图 号	规 格	张 数	备 注
32						
31						
32						
33						
34						
35						
36						
37						
38						
39						
40						
41						
42						
43						
44						
45						
46						
47						
48						
49						
50						
51						
52						
53						
54						
55						
56						
57						
58						
59						
60						

会 签 COORDINATION			
建 筑 ARCHT.		结 构 STRUCT.	
给排水 PLUMBING		暖 通 HVAC	
电 气 ELEC.	✓		
<div></div>			
方宇勘测有限公司 FANGYU SURVEY CO. LTD.			
市政行业(道路工程、桥梁工程)专业乙级 岩土工程勘察 乙级 建筑工程 乙级 风景园林专项 乙级 土地规划 乙级			
版权所有 图纸未加盖相应资质章无效; 以图中尺寸为准并现场校验, 内容如与其他图纸存在矛盾, 及时通知设计单位进行核准。 地址:河南省郑州市正商 和诺大厦A座七楼 电话:0371-56281966			
出图专用章 ABBROAD SIGN			
注册执业章 REGISTERED SIGN			
建设单位 CLIENT 中山市三乡公路养护所			
工程名称 PROJECT 中山市三乡公路养护所应急机械车库维修工程			
子项名称 UNIT TITLE			
审 定 APPROVED BY	王田磊	王田磊	
审 核 EXAMINED BY	刘永坤	刘永坤	
项目负责人 CAPTAIN	岳 超	岳超	
专业负责人 CHIEF ENGR.		刘永坤	
校 对 CHECKED BY	王 杰	王杰	
设 计 DESIGNED BY	黄战战	黄战战	
制 图 DRAWN BY	黄战战	黄战战	
图 名 TITLE 图纸目录			
图册目录			
工程编号 PROJECT No.		版 次 号 EDITION No.	1
专 业 DISCIPLINES	电施	设计阶段 DESIGN STATUS	施工图
日 期 DATE	2026.04	比 例 SCALE	
图 号 DRAWING No.	D-00	图纸数量 TOTAL	03

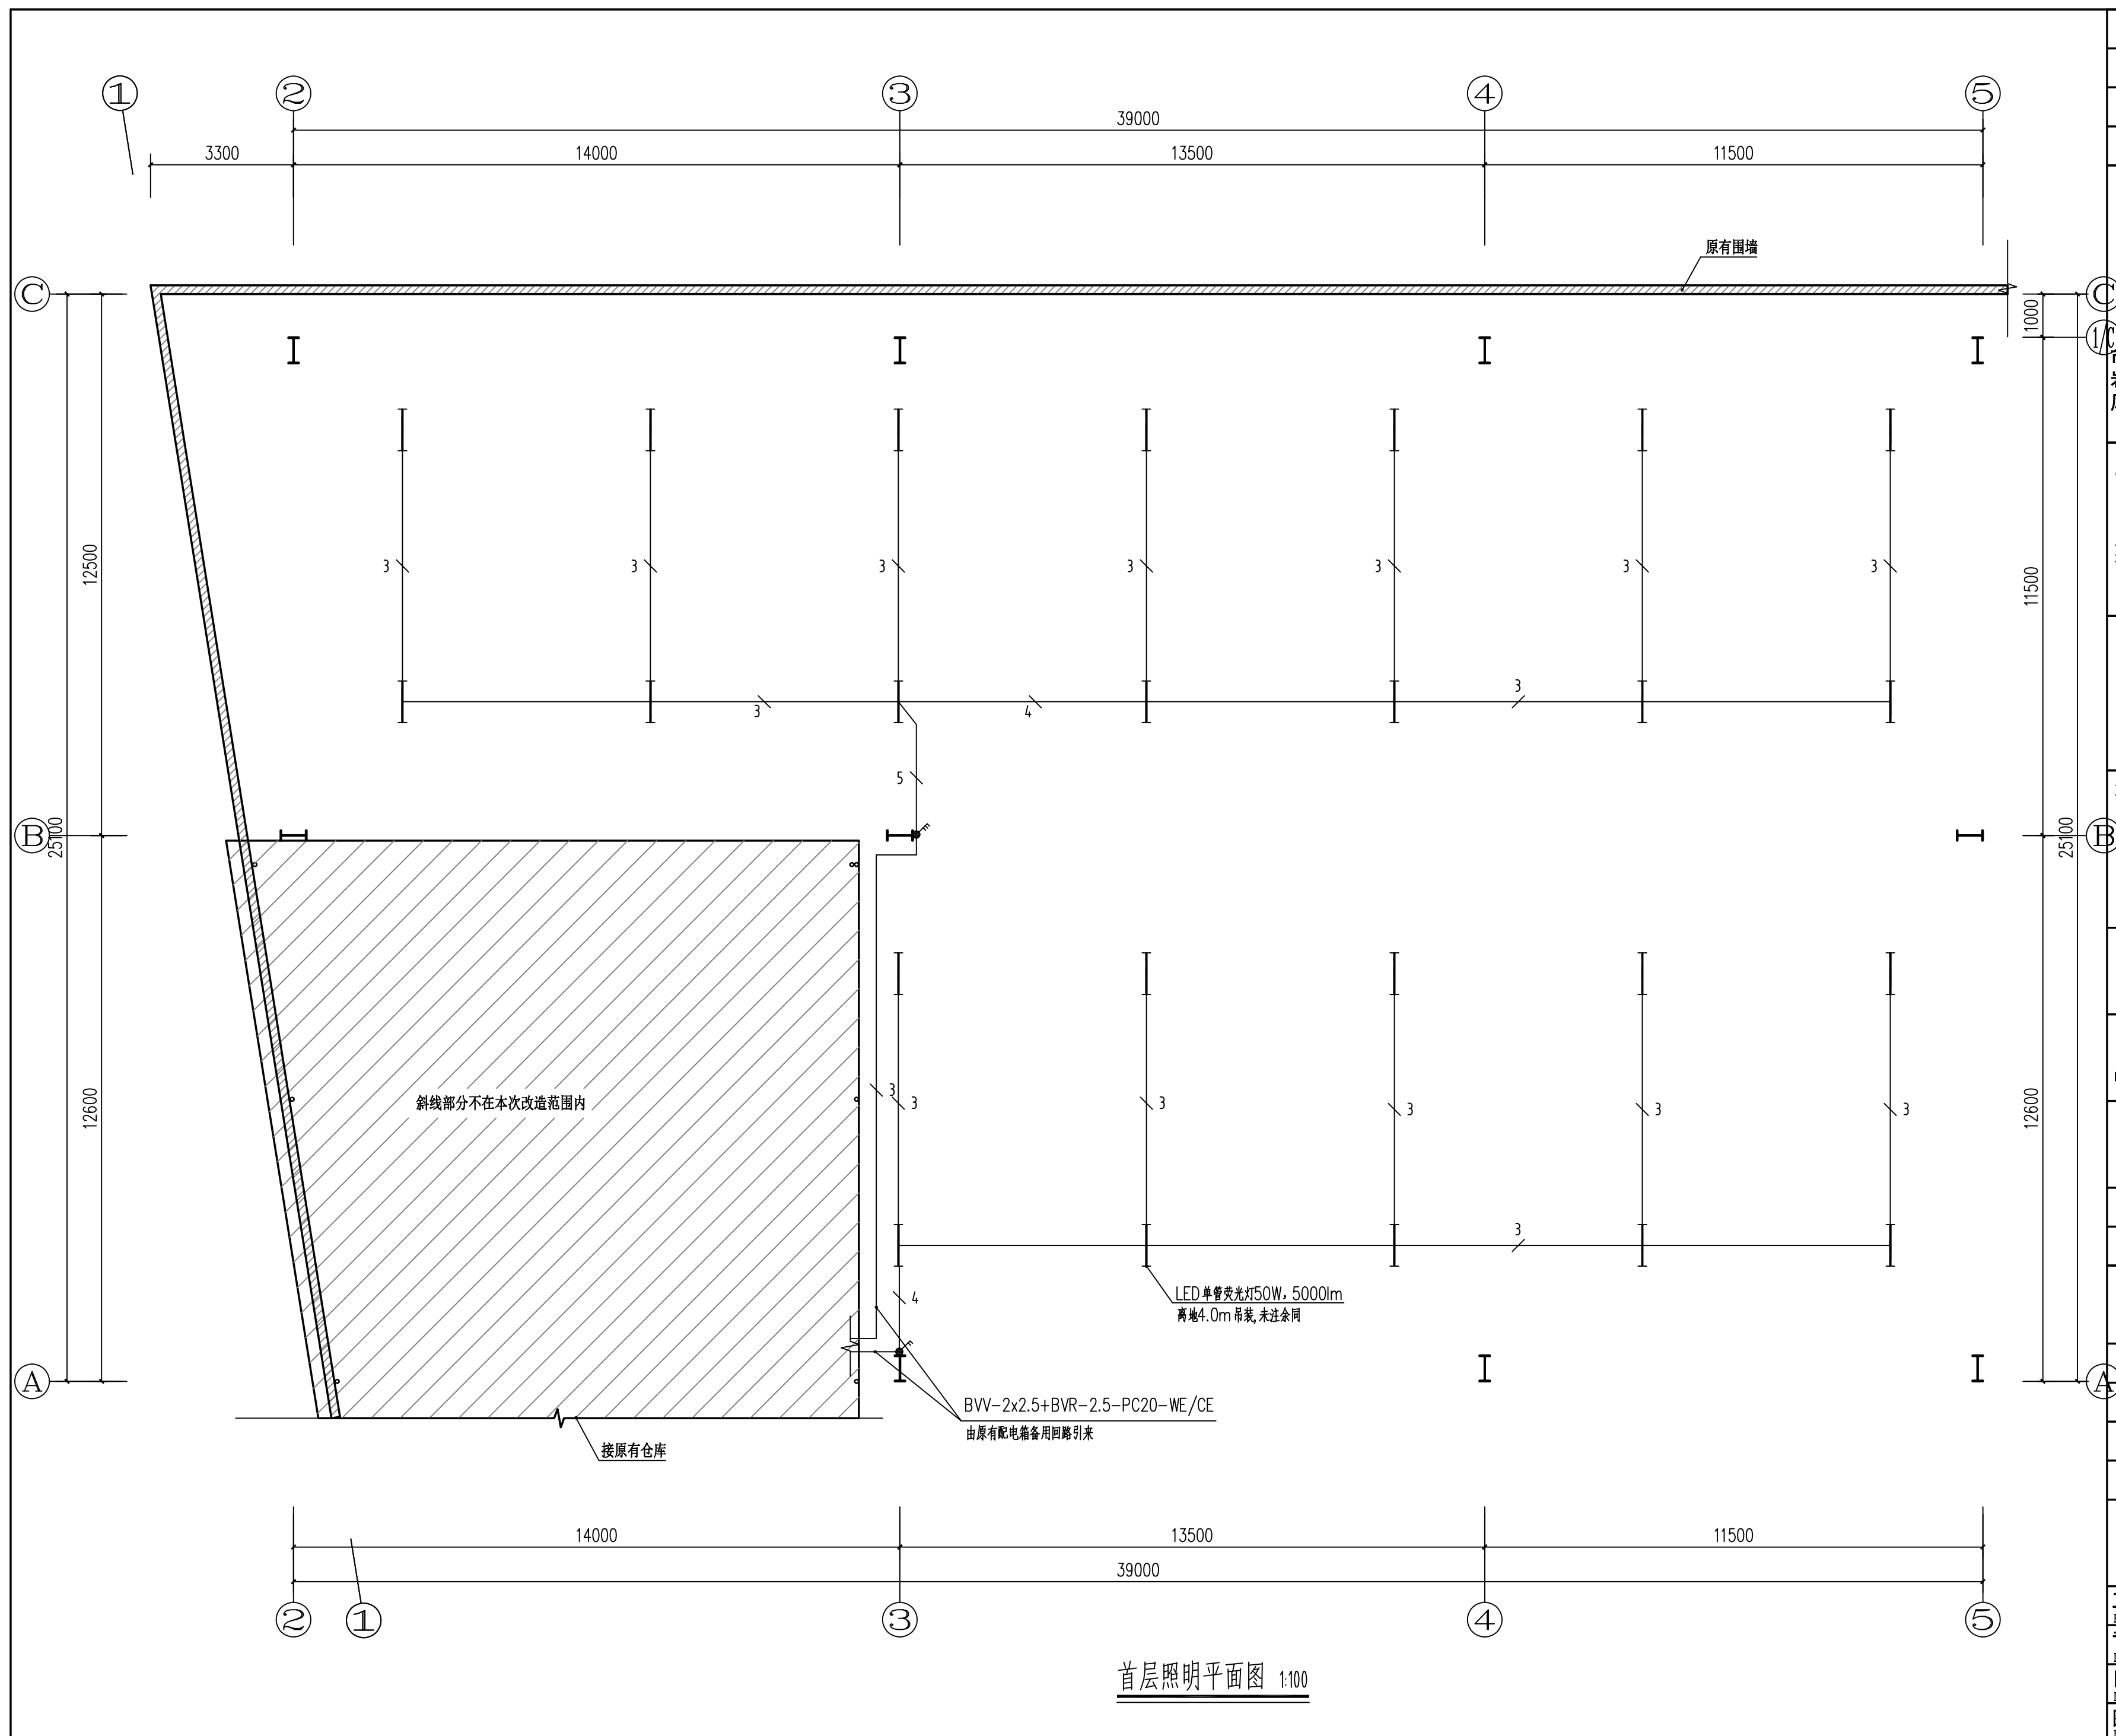

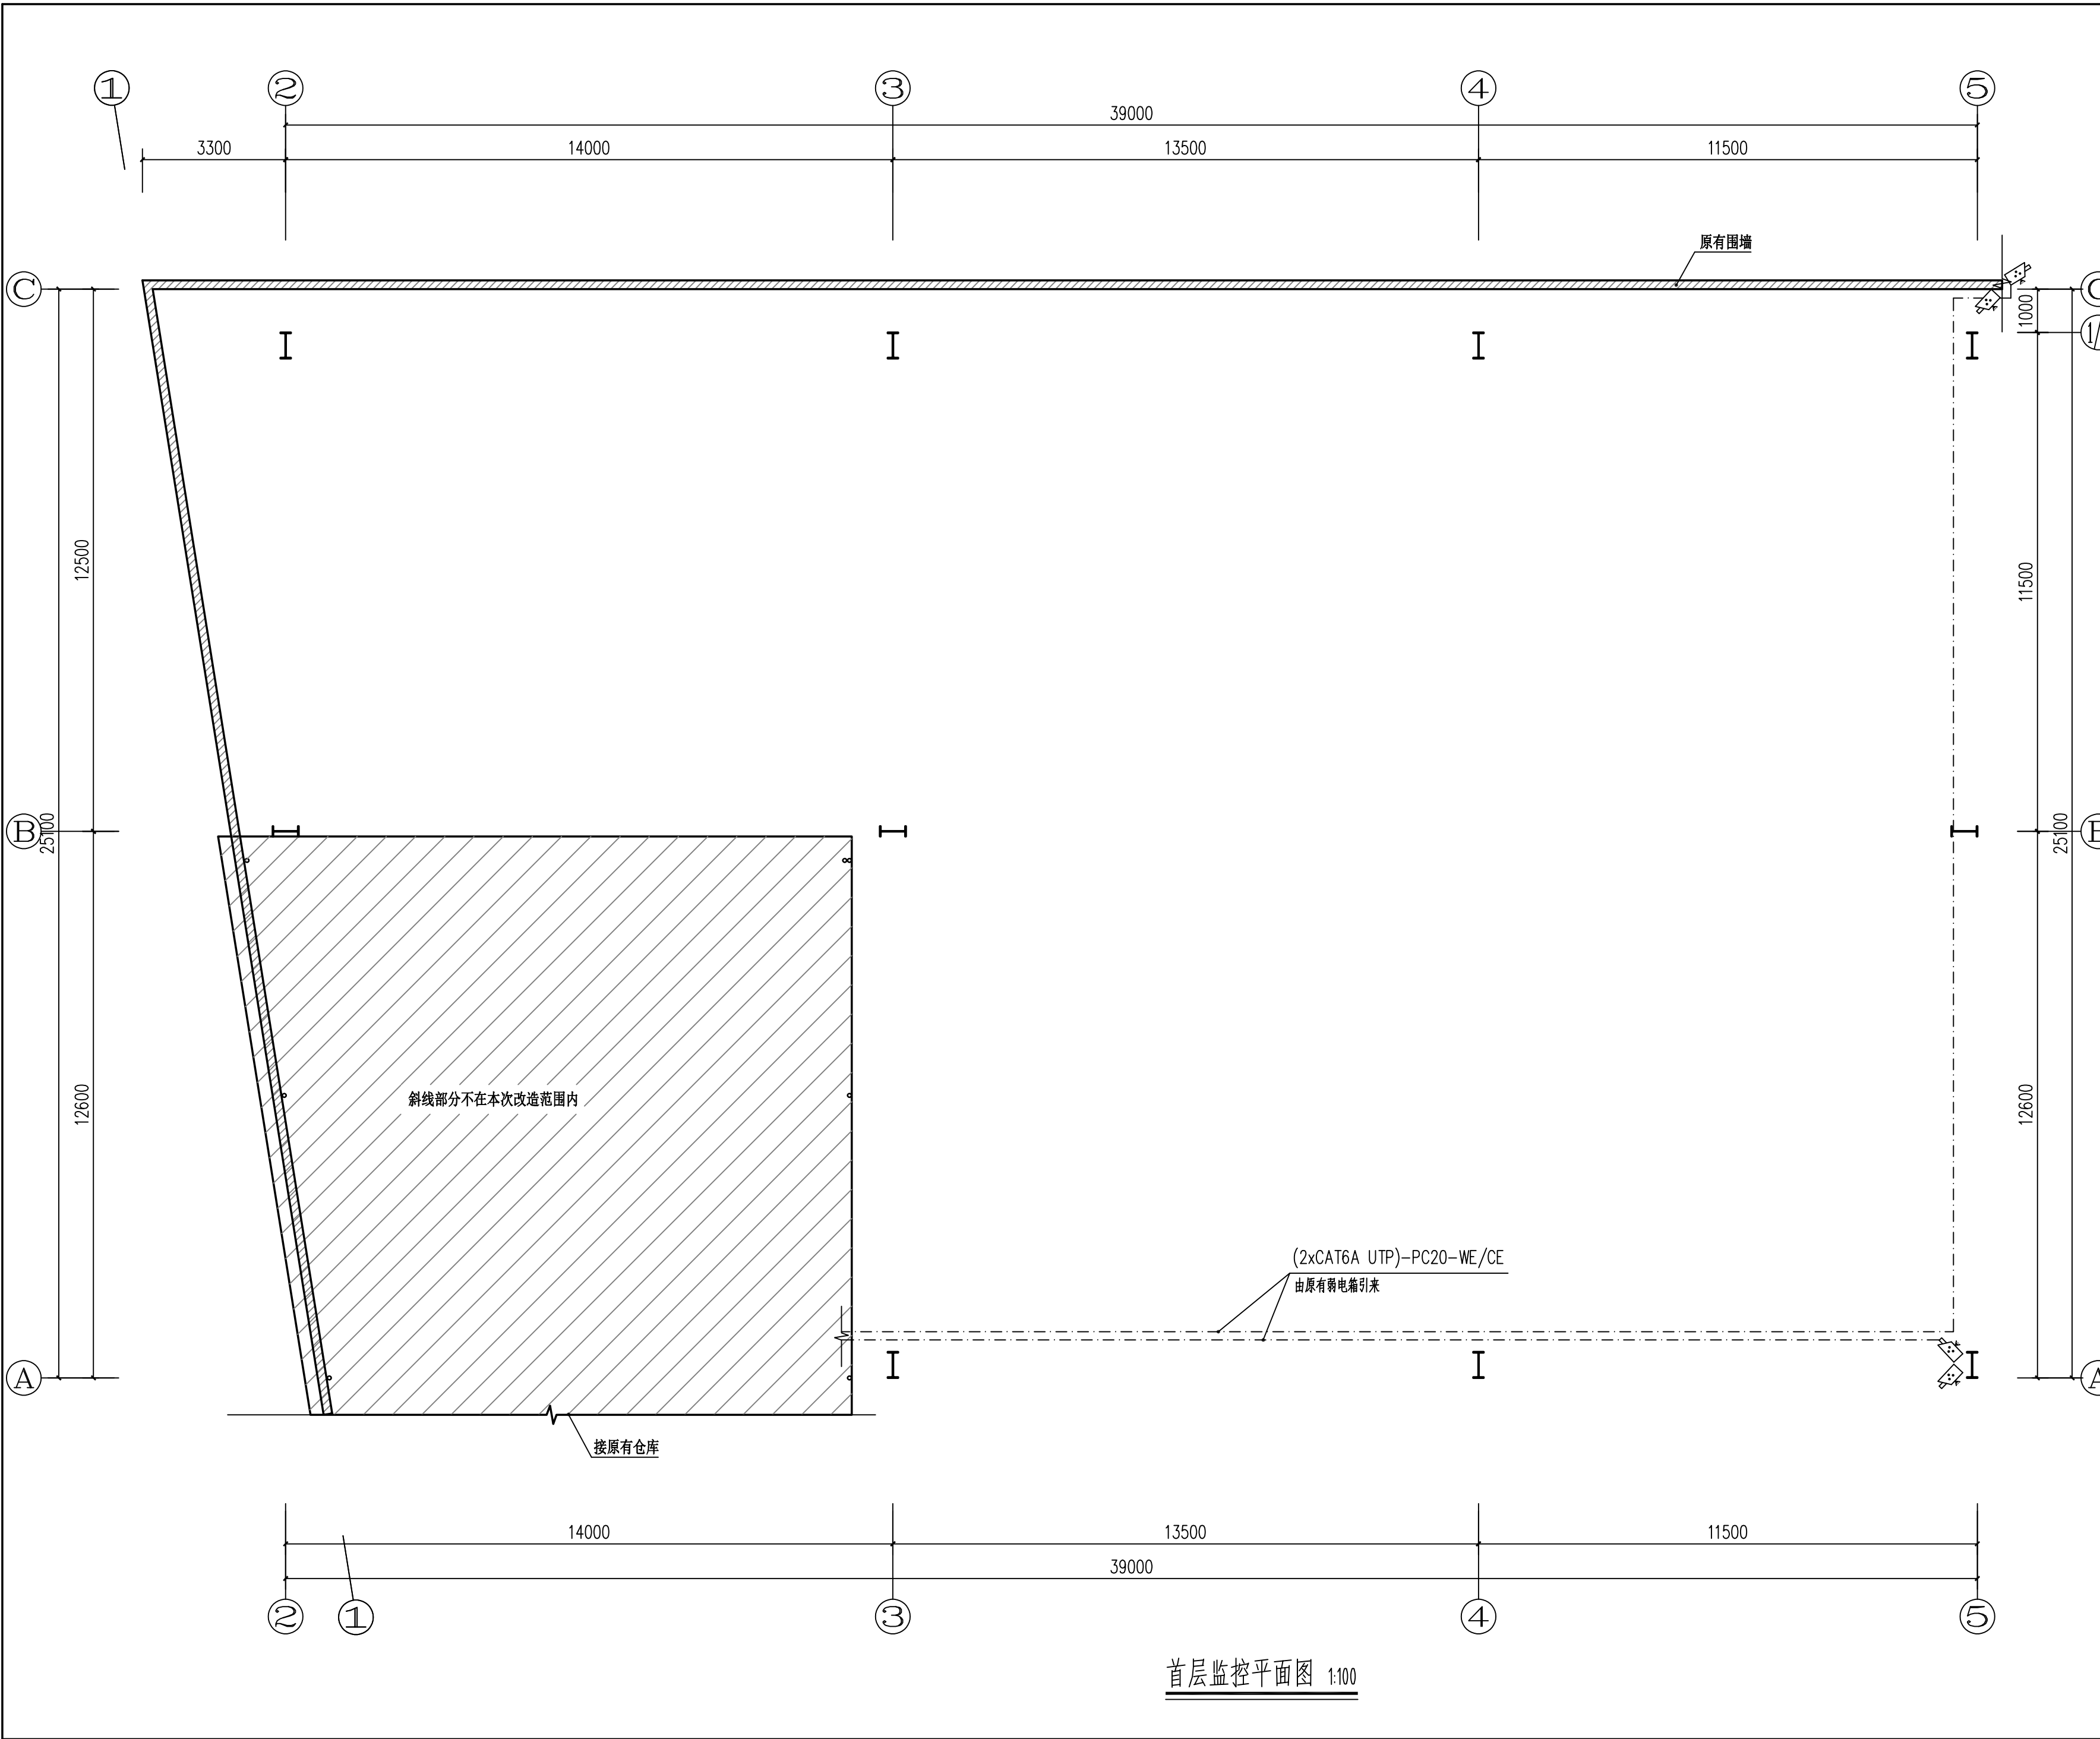

会 签			
COORDINATION			
建 筑		结 构	
ARCHT.		STRUCT.	
给排水		暖 通	
PLUMBING		HVAC	
电 气	✓		
ELEC.			
<div><div></div></div> <div>方宇勘测有限公司</div> <div>FANGYU SURVEY CO. LTD.</div> <div>市政行业(道路工程、桥梁工程)专业乙级</div> <div>岩土工程勘察 乙级 建筑工程 乙级</div> <div>风景园林专项 乙级 土地规划 乙级</div>			
版权所有 图纸未加盖相应资质章无效; 以图中尺寸为准确并现场校核, 内容如与其他图纸存在矛盾, 及时通知设计单位进行核准。 地址:河南省郑州市正商 和谐大厦A座七楼 电话:0371-56281966			
出图专用章 ABROAD SIGN			
注册执业章 REGISTERED SIGN			
建设单位 CLIENT 中山市三乡公路养护所			
工程名称 PROJECT 中山市三乡公路养护所应急机械车棚维修工程			
子项名称 UNIT TITLE			
审 定	王田磊	王田磊	
APPROVED BY			
审 核	刘永坤	刘永坤	
EXAMINED BY			
项目负责人	岳 超	岳 超	
CAPTAIN			
专业负责人		刘永坤	
CHIEF ENGR.			
校 对	王 杰	王 杰	
CHECKED BY			
设 计	黄战战	黄战战	
DESIGNED BY			
制 图	黄战战	黄战战	
DRAWN BY			
图 名	首层监控平面图		
TITLE			
图册目录			
工程编号		版 次 号	1
PROJECT No.		EDITION No.	
专 业	电施	设计阶段	施工图
DISCIPLINES		DESIGN STATUS	
日 期	2026. 04	比 例	
DATE		SCALE	
图 号	D-02	图纸数量	03
DRAWING No.		TOTAL	